

参考図 4




コンクリート擁壁
及びパイプ

交通標識

電気ケーブル

フェンス及び基礎

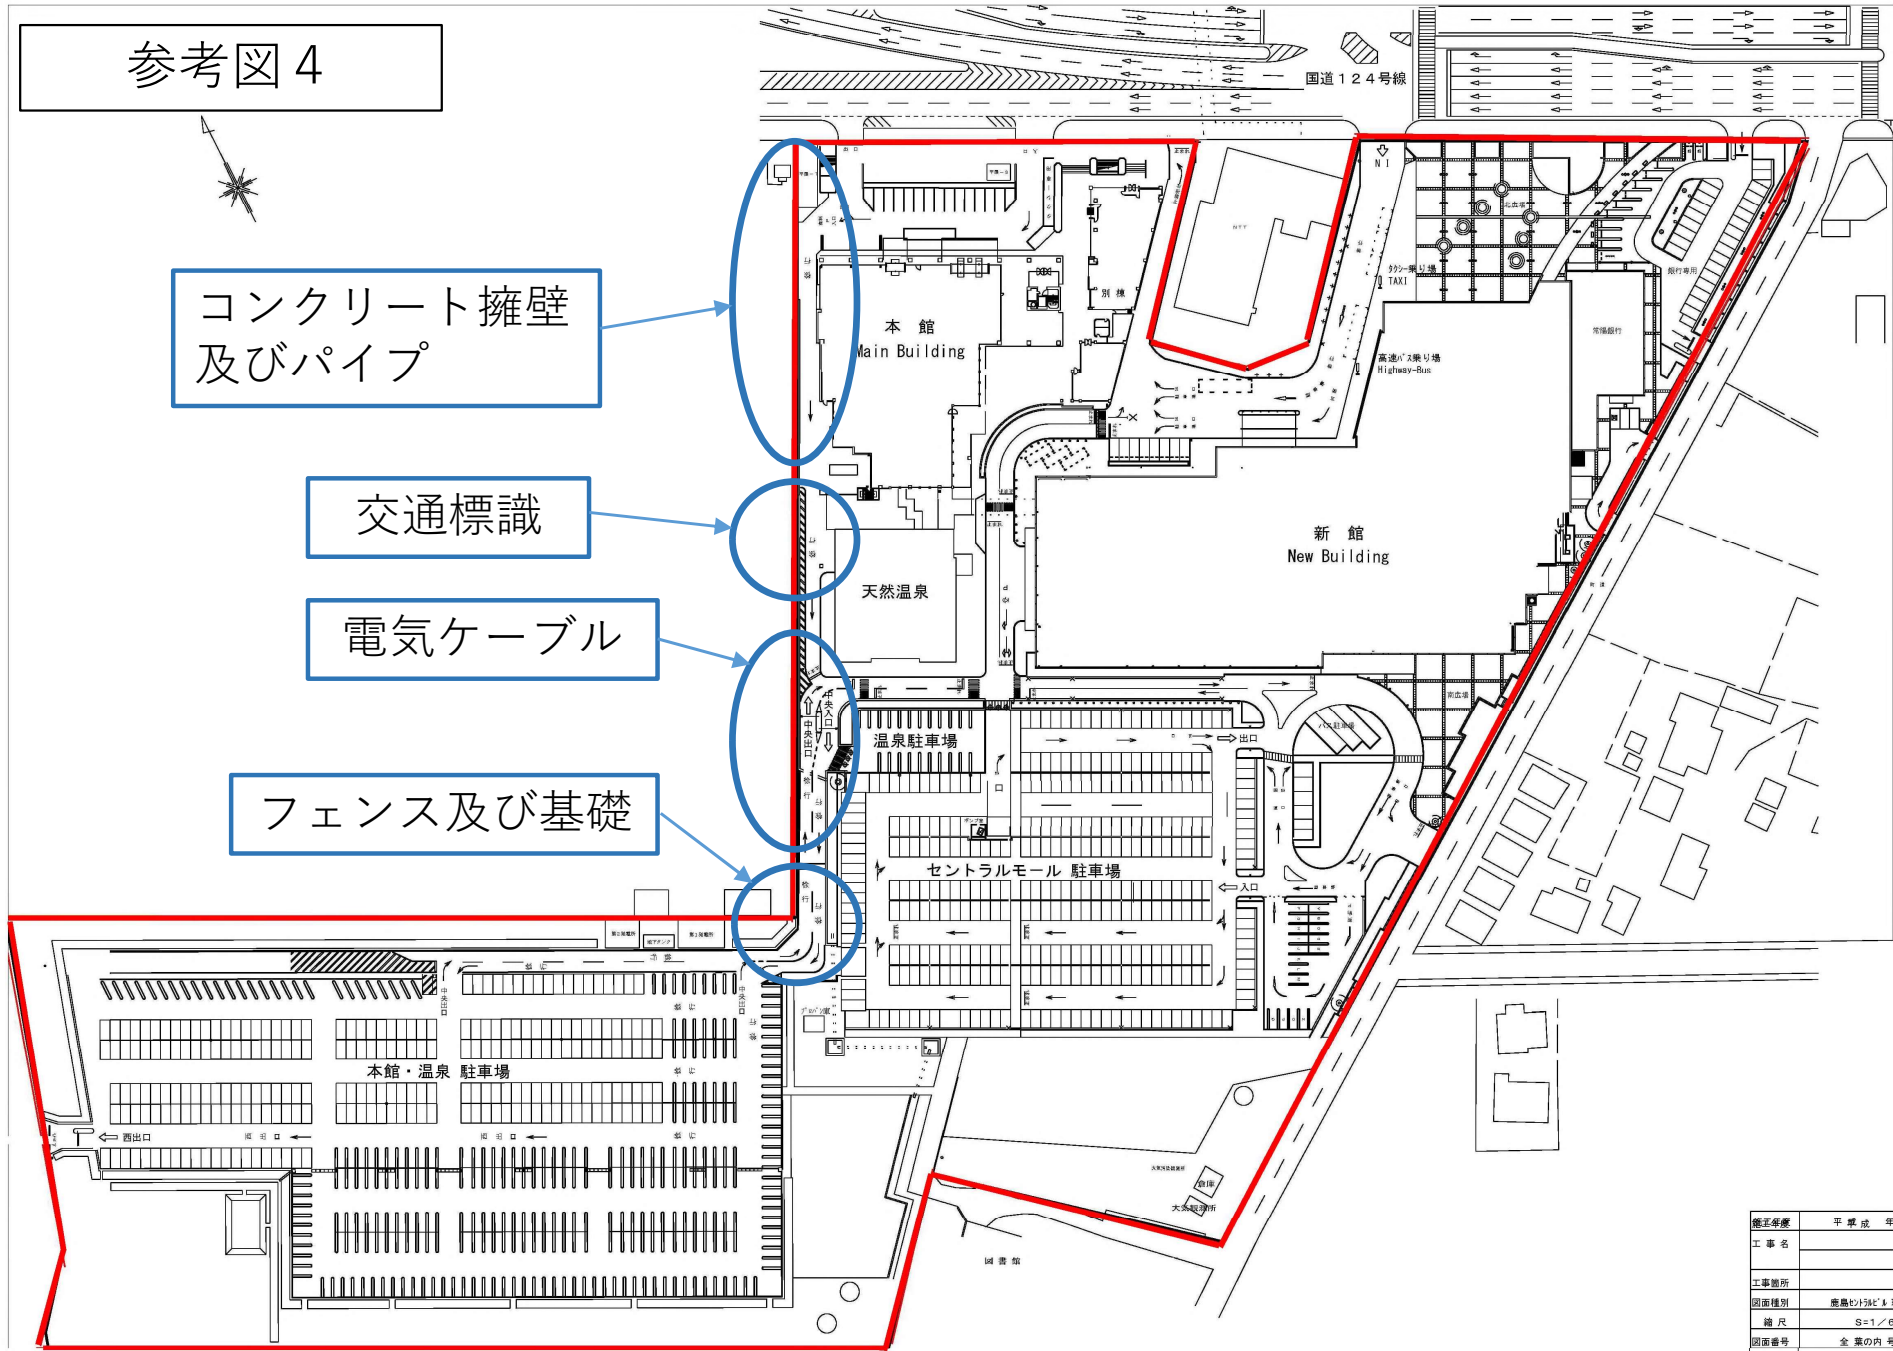

縮尺	平 準 成 年 厚 度
工事名	
工事箇所	
図面種別	建築仕様の1/1000見取平面図
縮尺	S=1/1000
図面番号	全 葉 の 内 号 (/)
内容表示	~